

# COMUNE DI OZZANO DELL'EMILIA

## PROGETTO IMPIANTO RECUPERO E STOCCAGGIO RIFIUTI NON PERICOLOSI


UBICAZIONE : Località Ponte Rizzoli  
Via Cà Fornacetta

PROPRIETA' : Immobiliare Varignana ss  
COMMITTENTE : SERVIZI PER L'AMBIENTE srls

SPAZIO RISERVATO AL COMUNE


### IMPIANTO ELETTRICO BOX PESA-SERVIZI

Scala 1:50

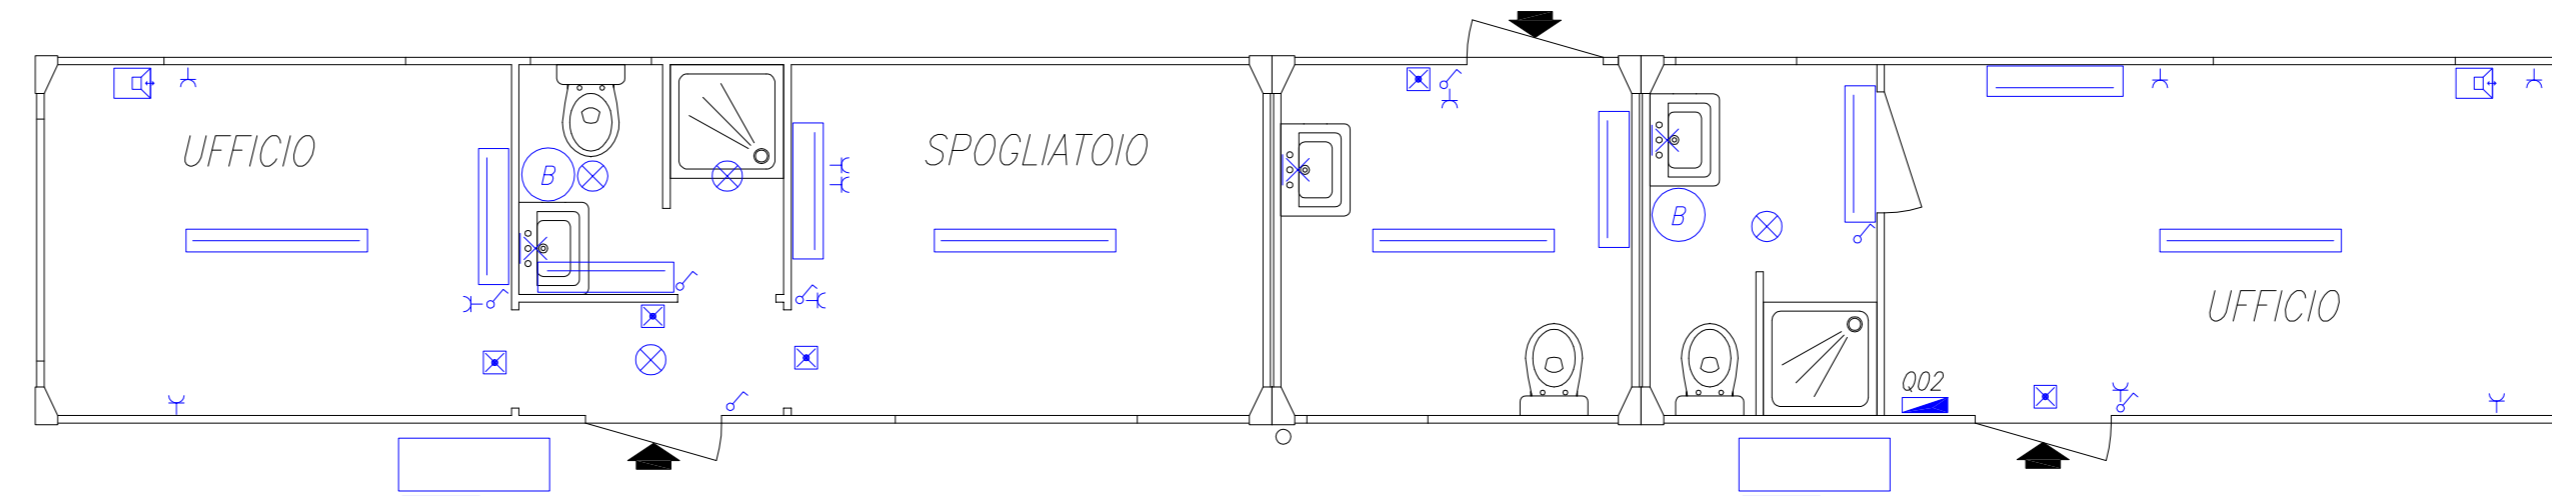

### IMPIANTO ELETTRICO FABBRICATO A

Scala 1:100

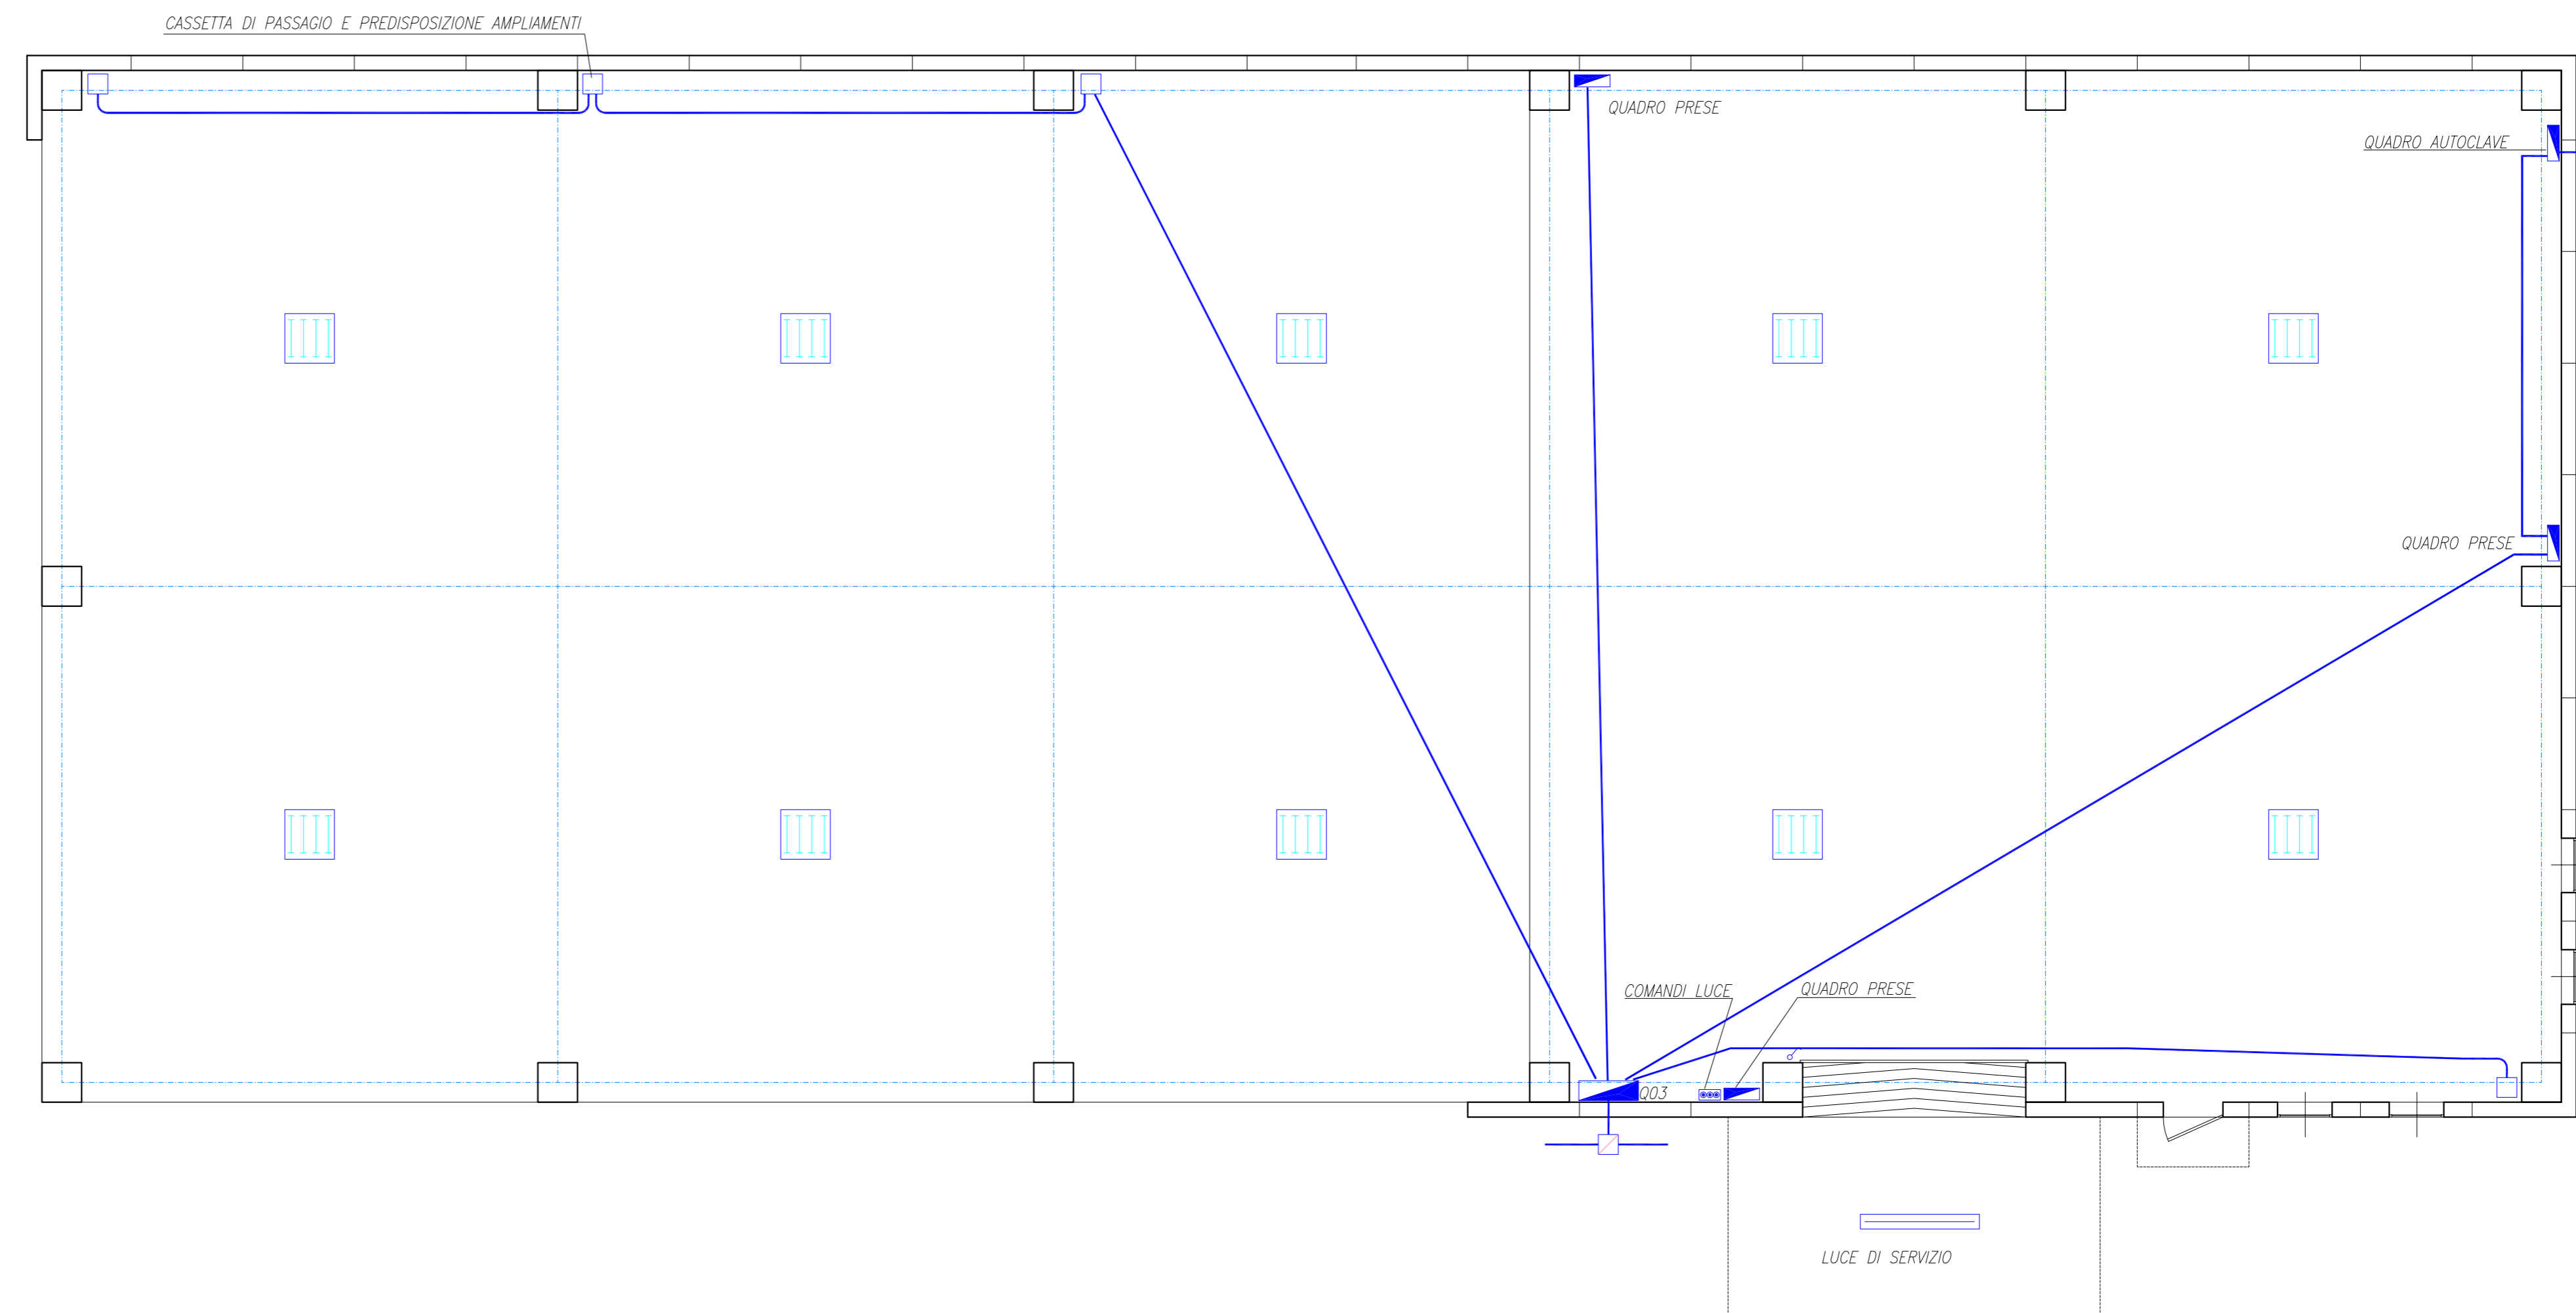

PROGETTO IMPIANTISTICO  
**Ing. LUIGI PESCIERELLI**  
Via Schmidl 3  
40054 BUDRIO (BO) - Tel. 333 887 9986  
email: luigi.pescierelli@gmail.com

Committente:  
**Servizi Per l'Ambiente srls**  
Via Prati Ranchi 1  
40064 OZZANO DELL'EMILIA (BO)  
email: spozsrls@gmail.com

PROGETTAZIONE GENERALE E COORDINAMENTO TECNICI  
**Studio Tecnico Edile Topografico  
Geom. FLORIANO NEGRONI**  
Via Salvador Allende 32 - Tel. 051798460  
40064 OZZANO DELL'EMILIA (BO)  
email: info@negronistudio.it  
pec: floriano.negroni@geopec.it

TAVOLA **E2**

IMPIANTI ELETTRICI  
PROGETTO PRELIMINARE  
FABBRICATO A E BOX PESA-SERVIZI

 




DISEGNI SCALA 1:50 - 1:100

DATA : 18 giugno 2020

Disegnato da: LP  
Aggiornato da:

DIRITTI RISERVATI A TERMINI DI LEGGE  
E2 - Fabbricati.DWG

#### LEGENDA

-  Unità interna tipo split a parete a espansione diretta
-  Unità esterna tipo split a espansione diretta tipo trial split
-  Bollitore elettrico per acqua calda sanitaria
-  Apparecchio illuminante di tipo industriale a led
-  Apparecchio illuminante a plafone a led
-  Apparecchio illuminante di sicurezza autoalimentato
-  Punto luce a parete
-  Interruttore luce
-  Presa serie civile
-  Quadro elettrico
-  Citofono e apricancello
-  Apparecchio illuminante industriale a led tipo CUB
-  Condotto interrato